




2 ROZVODY TEPLÉ VODY, PŮDORYS 1.NP
1 : 50

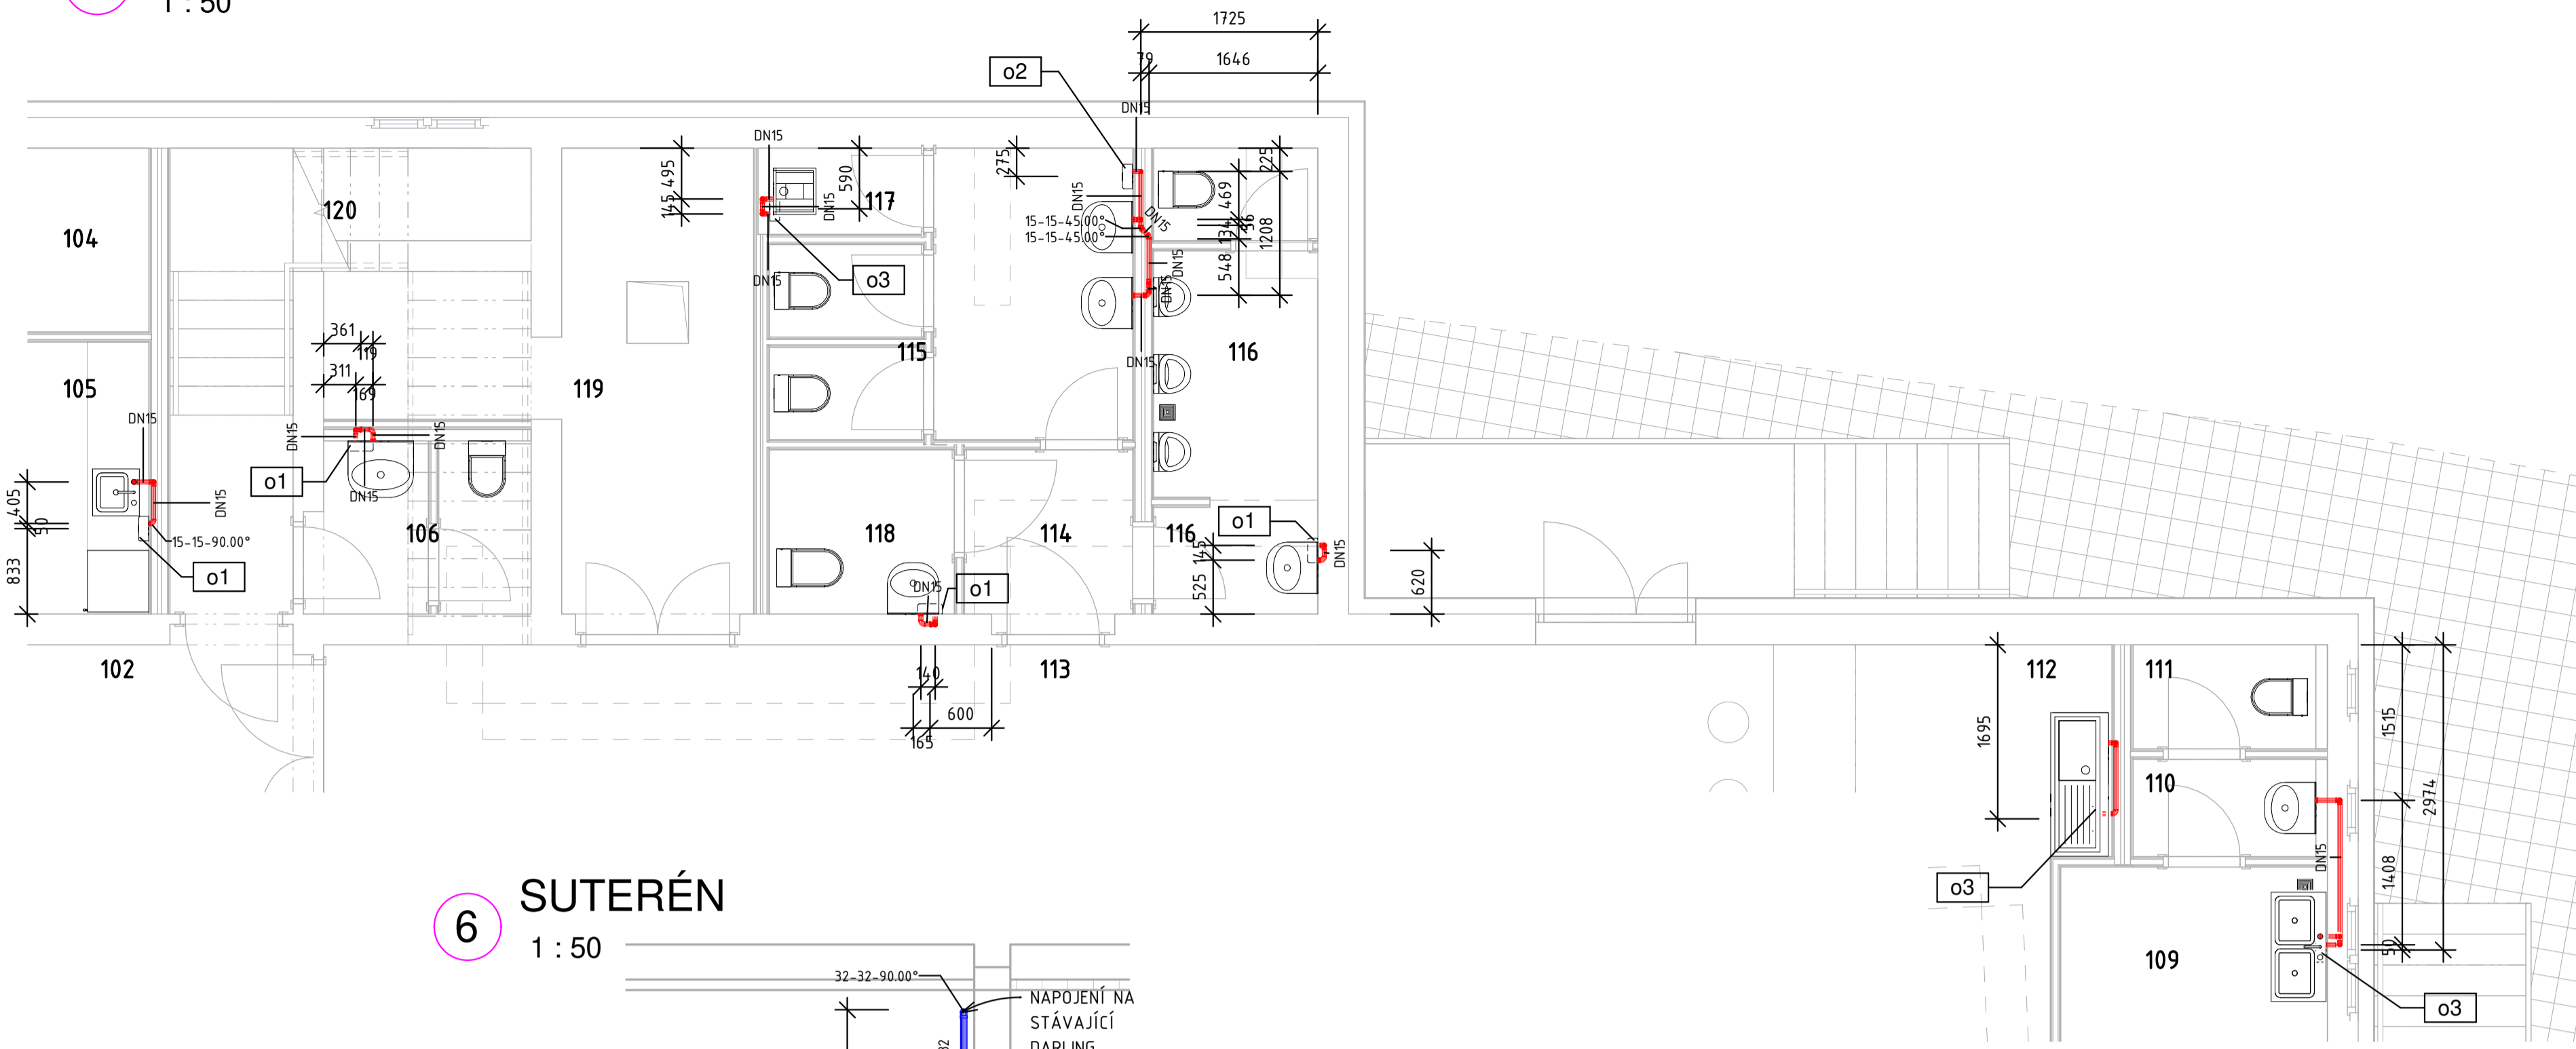


6 SUTERÉN
1 : 50

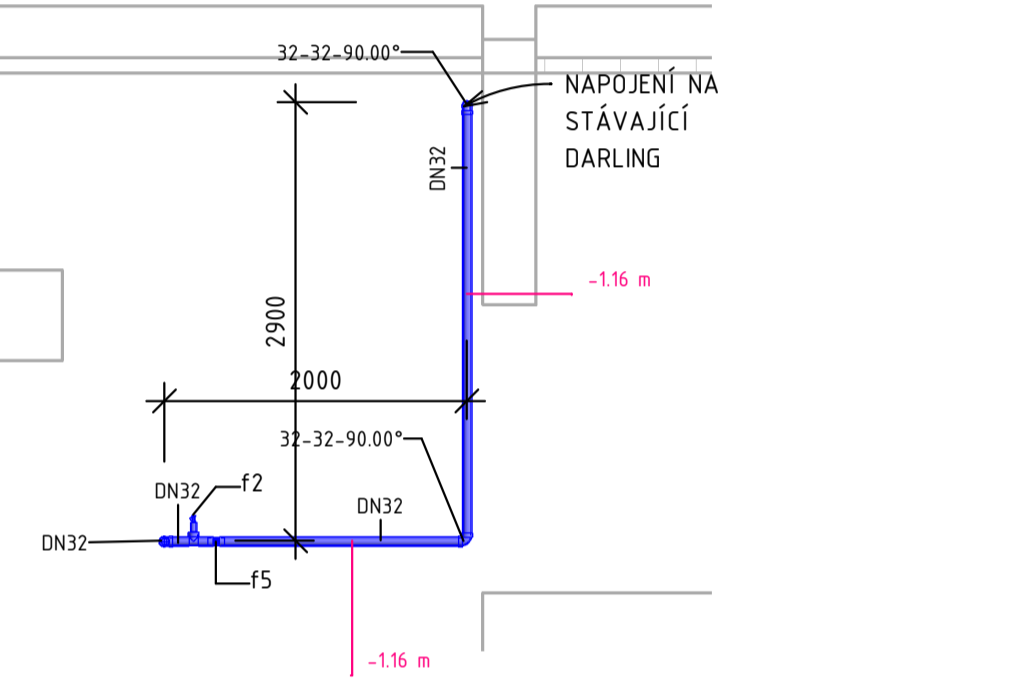


1 ROZVODY STUDENÉ VODY, PŮDORYS 1.NP
1 : 50

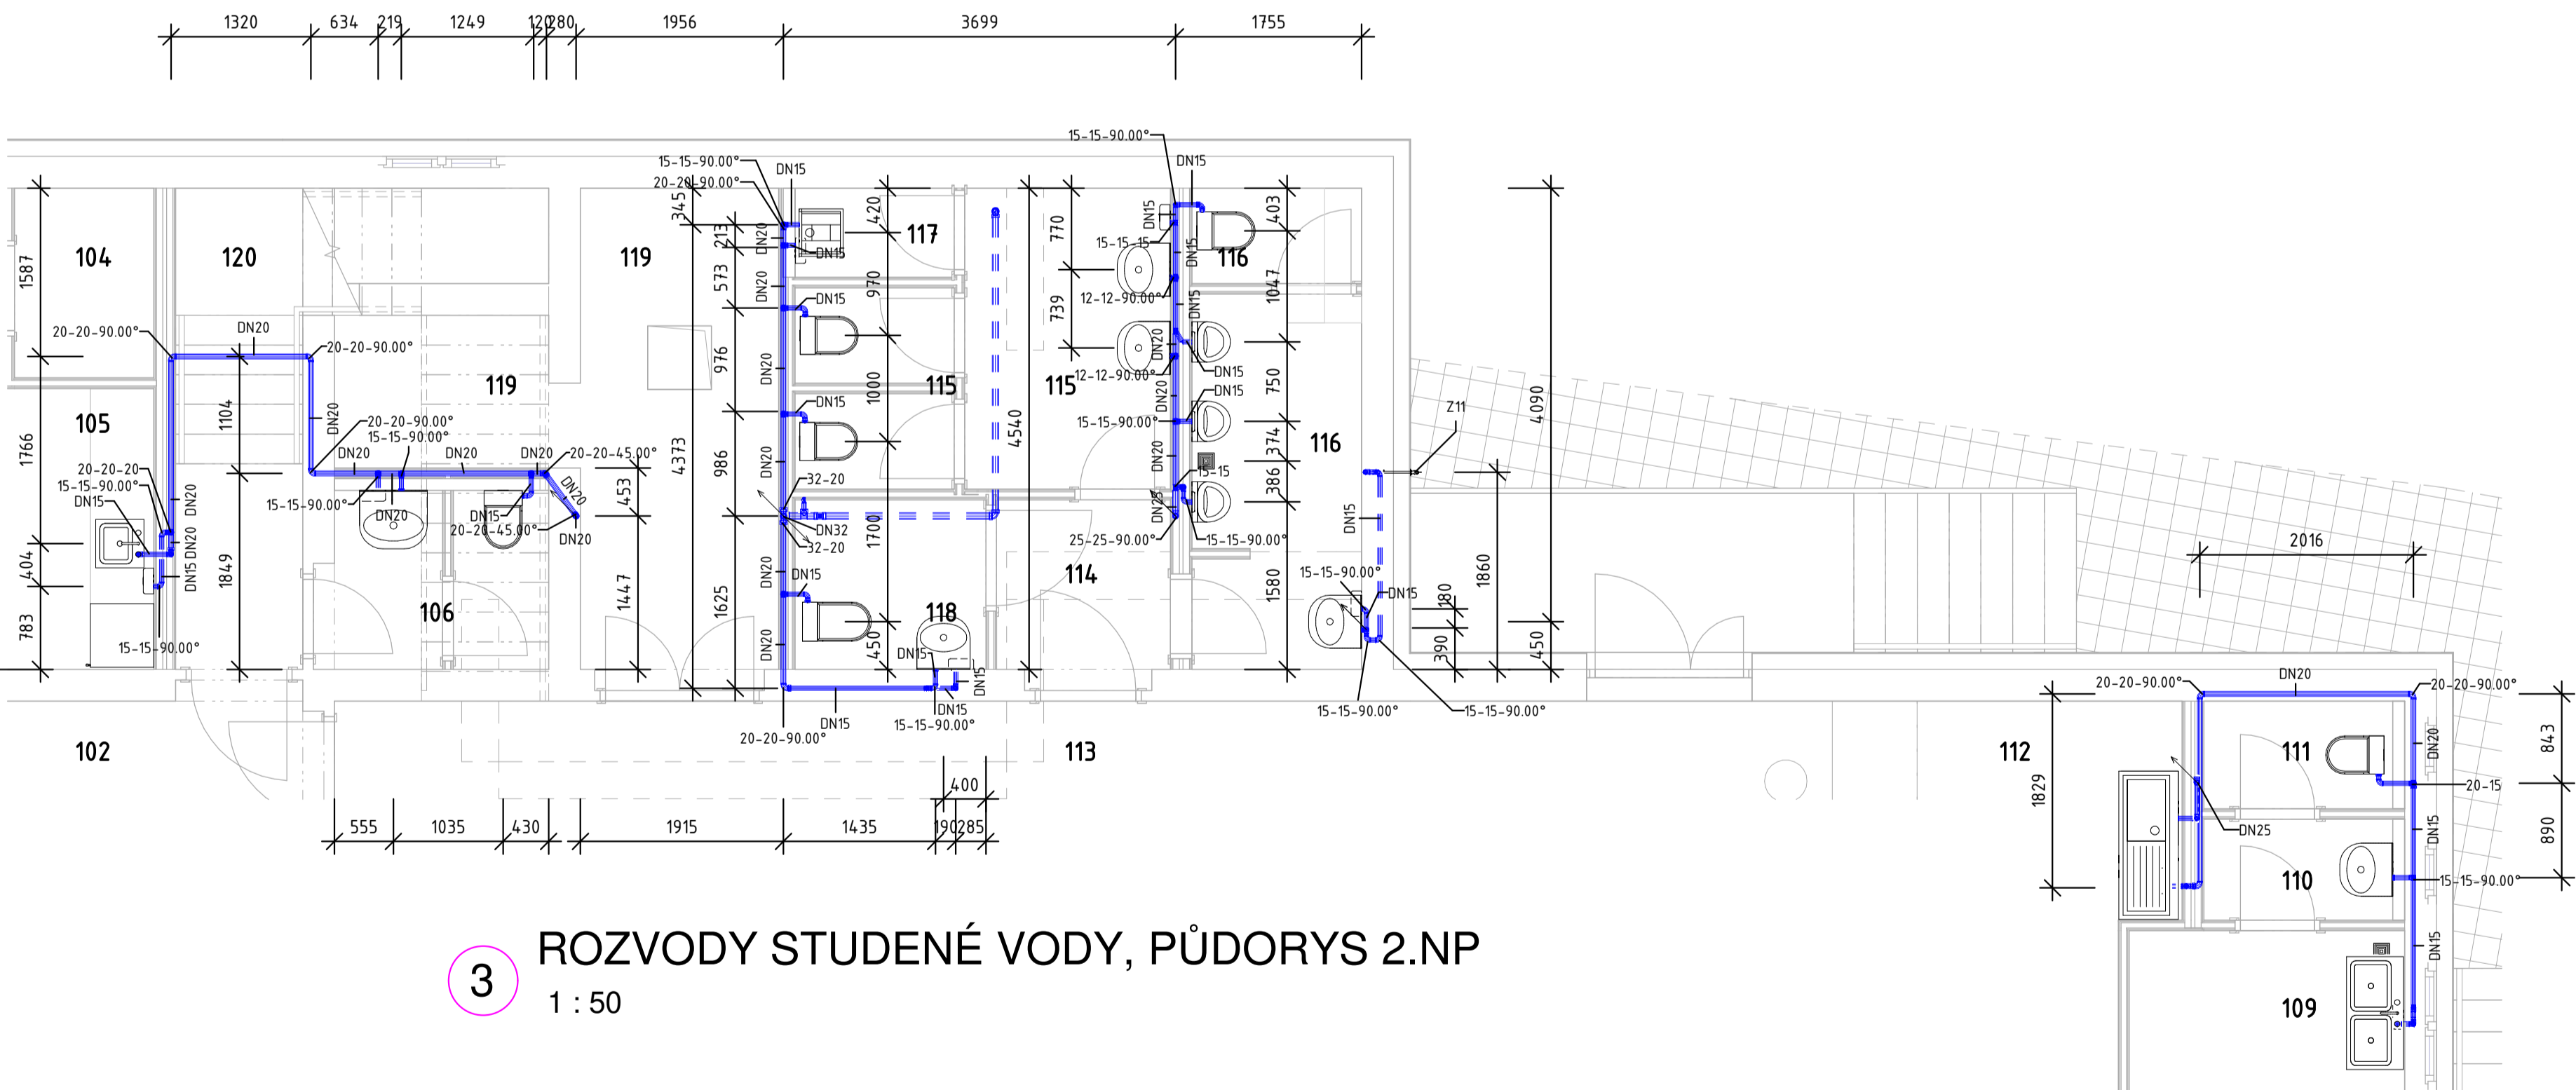


3 ROZVODY STUDENÉ VODY, PŮDORYS 2.NP
1 : 50

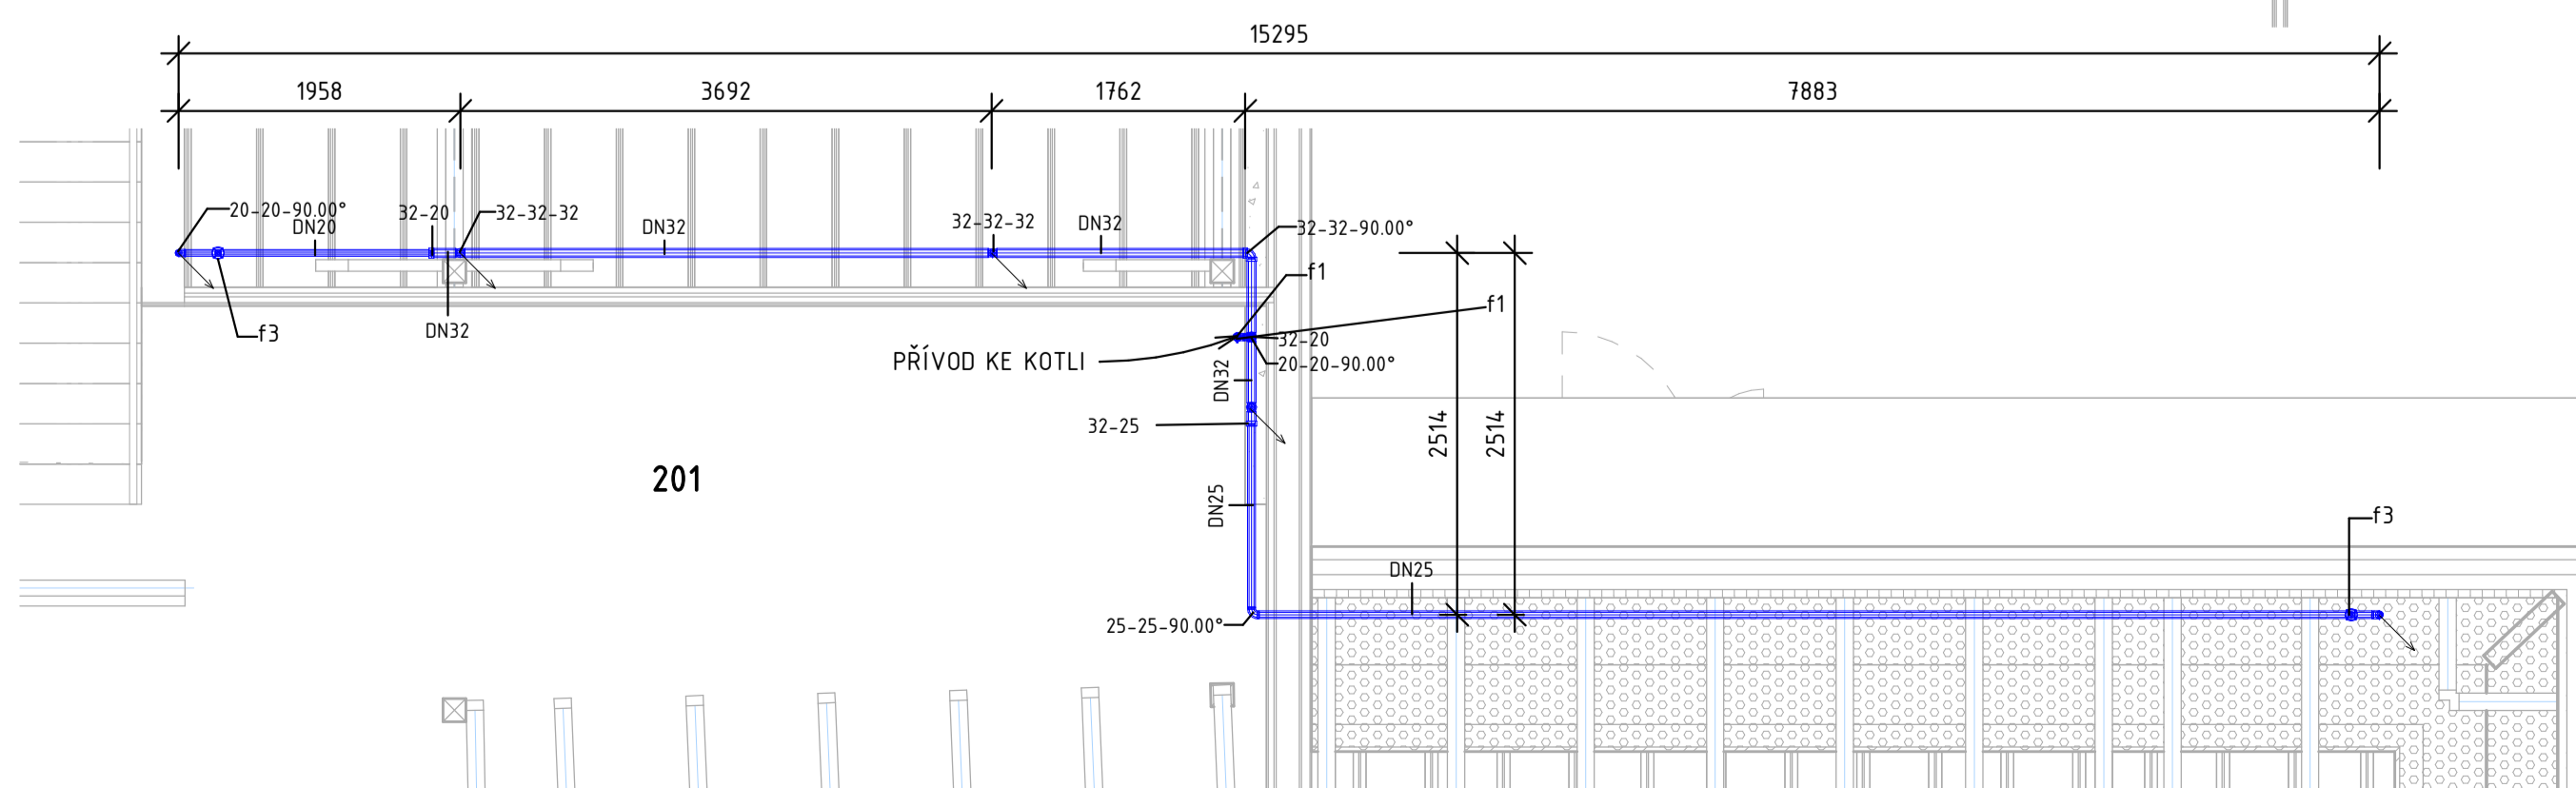

4 3D, rozvody vody

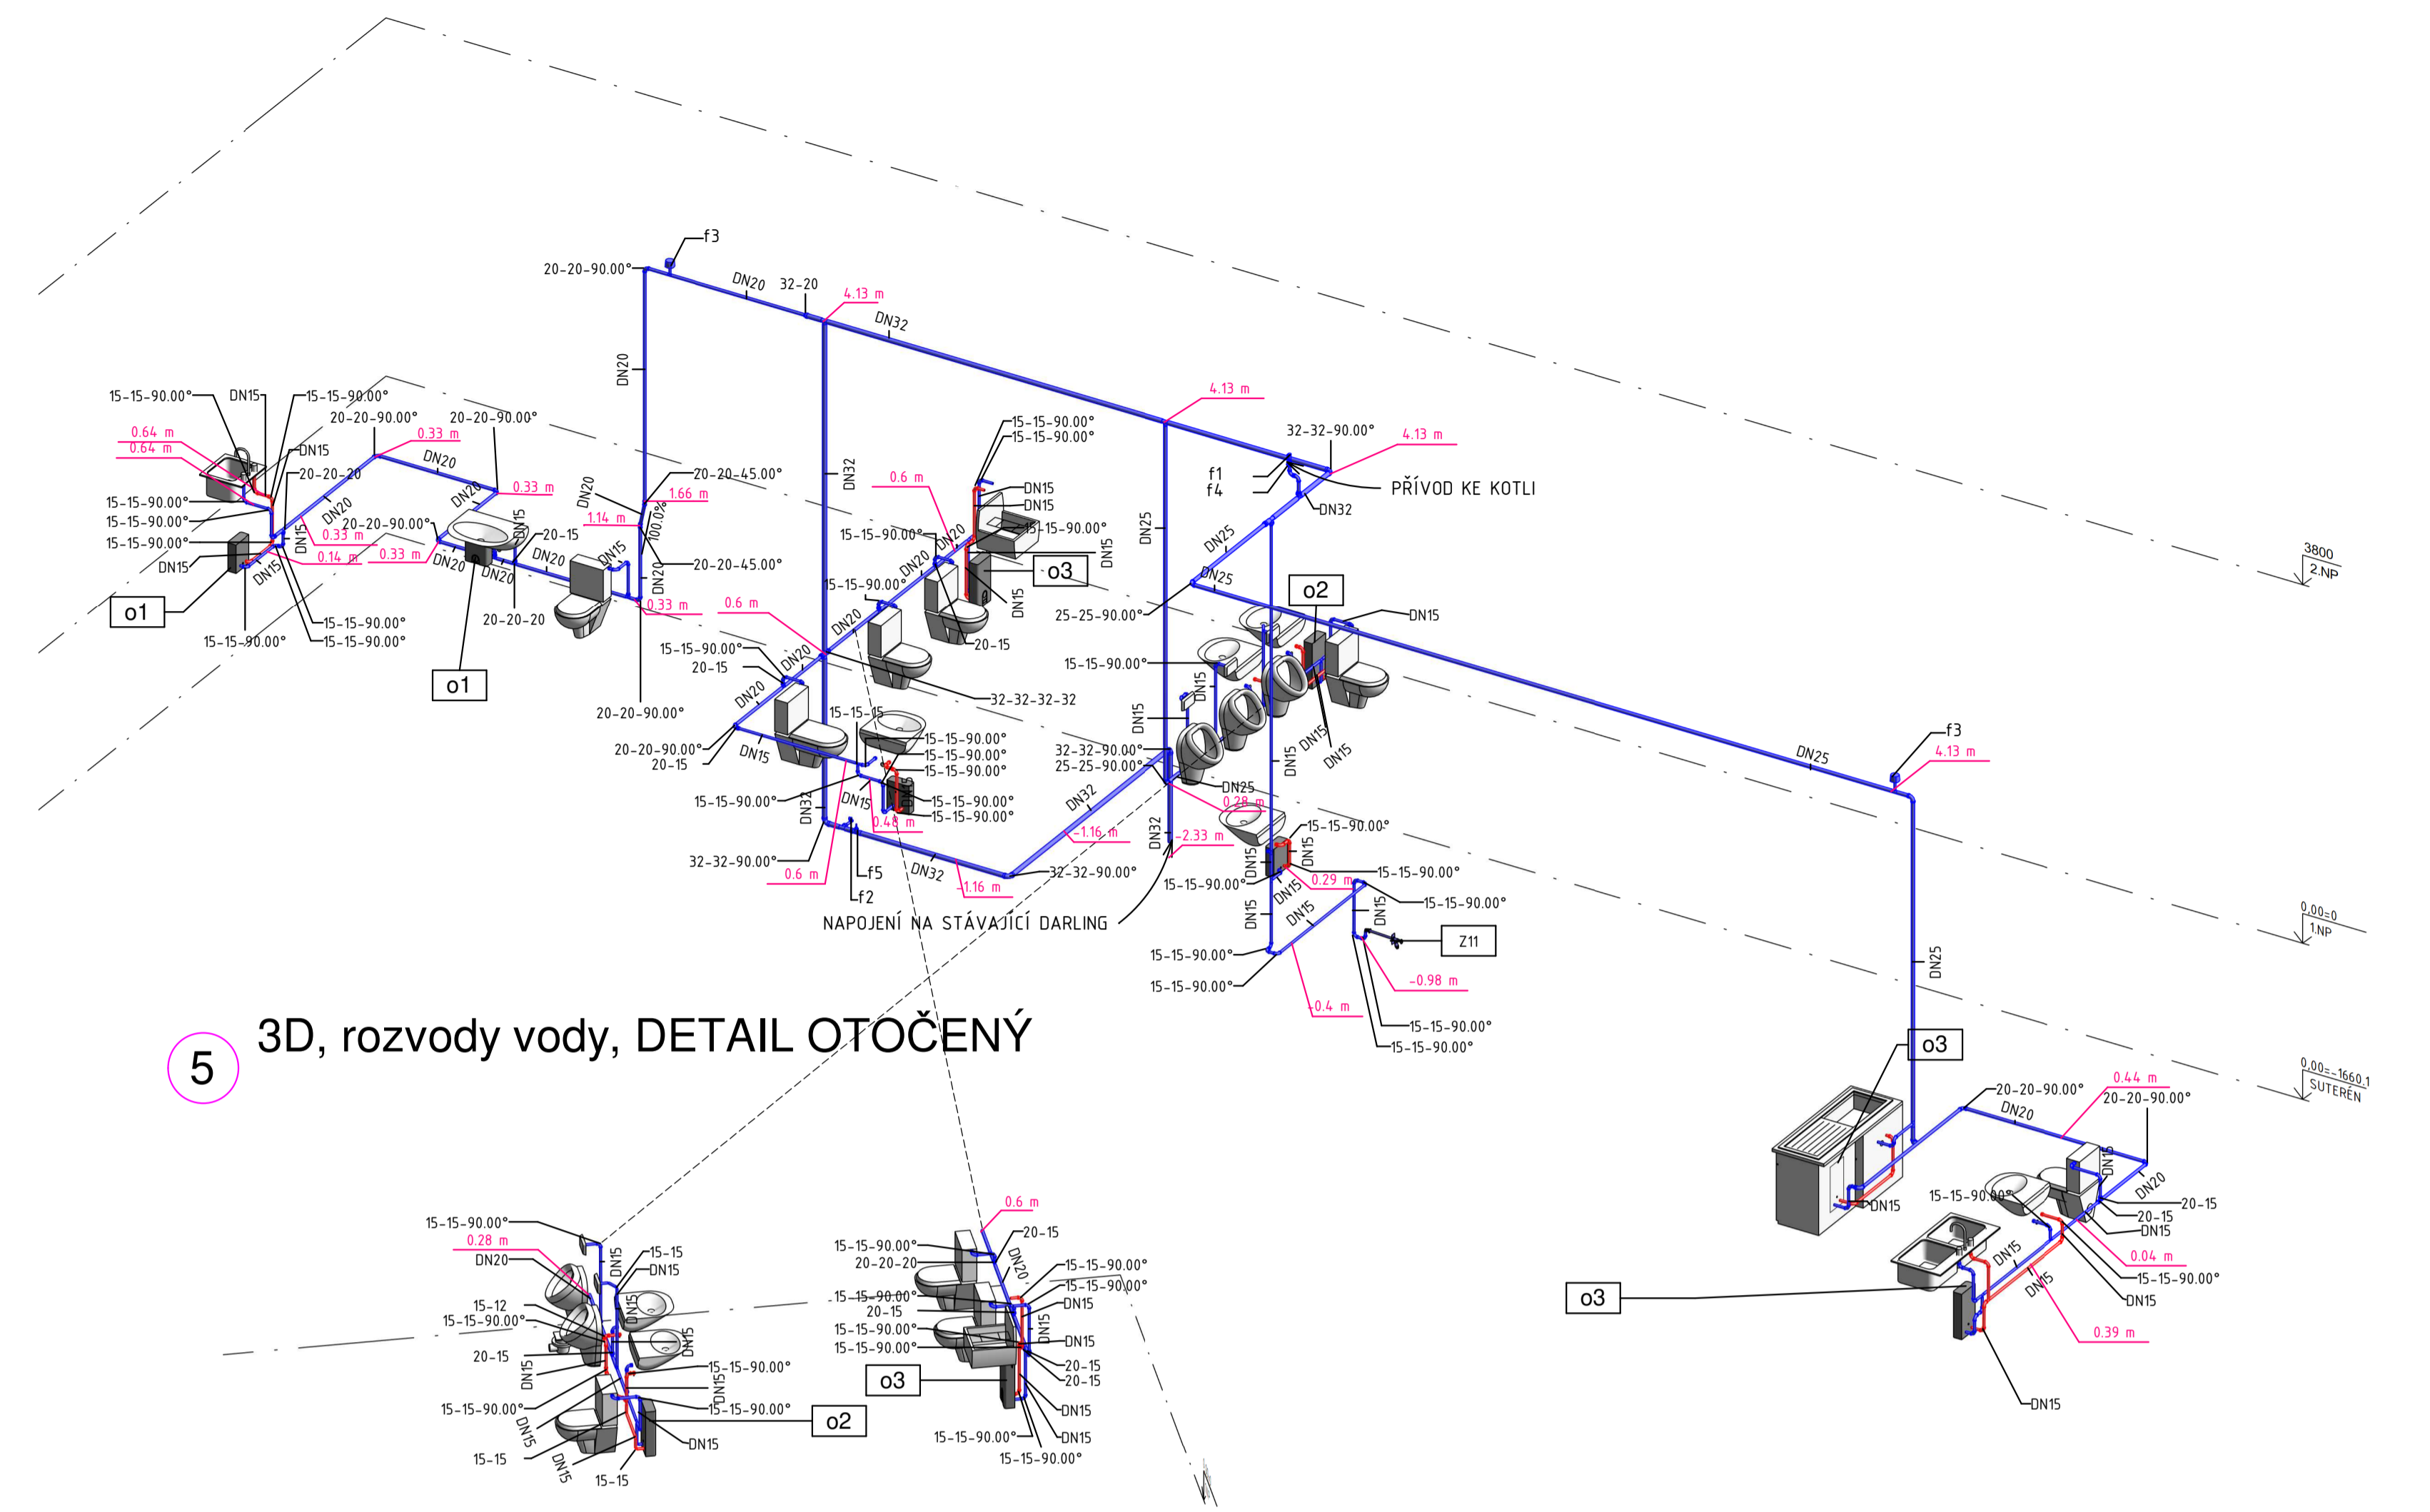

5 3D, rozvody vody, DETAIL OTOČENÝ

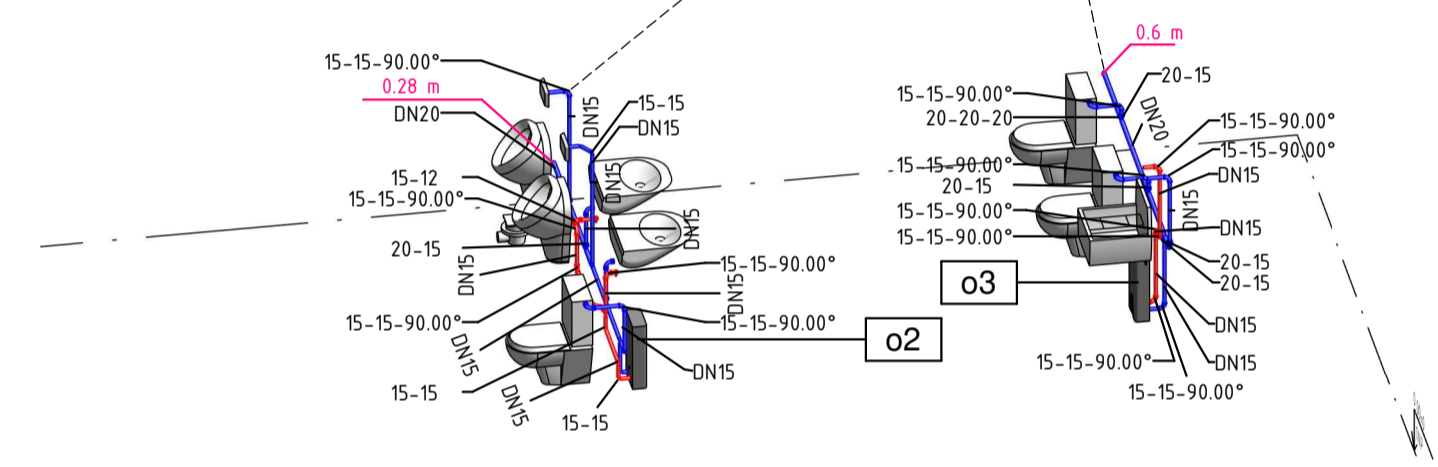

Výpis příslušenství trubek

Označení	Popis	Velikost	Počet
f1	Kulový ventil, uzavření, rovný, 15 x20 mm, se závitem	15	1
f2	rohový ventil	15	1
f3	Ventil pro vzdušňovací zařízení	15	2
f4	Jednosměrná klapka	20-20	1
f5	Rovný ventil se zamezovačem zpětného toku, 15-80 mm	32-32	1

Mechanické vybavení

Označení	Popis	Počet	Objem vody
o1	Elektrický průtokový ohřivač vody	4	5.0 L
o2	Elektrický průtokový ohřivač vody	1	10.0 L
o3	Elektrický průtokový ohřivač vody	3	20.0 L

VÝPIS POTRUBÍ TEPLÁ UŽITKOVÁ VODA

Průměr	Délka	Typ	Tloušťka izolace	Typ izolace
15	8.51 m	PPr PN20	10 mm	Izolace z pěnového polyetylénu
	8.51 m			

VÝPIS POTRUBÍ STUDENÁ VODA PPrPN16

Materiál	Průměr	Délka	Tloušťka izolace	Typ izolace
Plast	15	0.02 m	0 mm	
Plast	15	21.71 m	10 mm	Izolace z pěnového polyetylénu
Plast	20	21.21 m	10 mm	Izolace z pěnového polyetylénu
Plast	25	16.39 m	10 mm	Izolace z pěnového polyetylénu
Plast	32	17.2 m	10 mm	Izolace z pěnového polyetylénu
		76.52 m		

LEGENDA MÍSTNOSTÍ

Číslo místnosti	Název	Plocha
101	Záďveří	5.53 m²
102	Chodba	7.55 m²
103	Kancelář	18.39 m²
104	Archiv	2.35 m²
105	Kuchyně	3.75 m²
106	WC	3.41 m²
107	Zasedací místnost	36.79 m²
108	Záďveří	3.87 m²
109	Zázemí výčepu	7.84 m²
110	Předstín	1.69 m²
111	WC	1.81 m²
112	Bar	11.27 m²
113	Sál	110.41 m²
114	Předstín	2.62 m²
115	WC Ženy	8.39 m²
116	WC Muži	6.32 m²
117	Úklid	1.26 m²
118	WC Imobilní	2.88 m²
119	Zázemí	10.46 m²
120	Schodiště	7.63 m²
201	Podkroví	74.94 m²

POZNÁMKA:
ROZVODY STUDENÉ VODY BUDOU Z TRUBEK PPr PN16
ROZVODY TEPLÉ VODY BUDOU Z TRUBEK PPr PN20
TEPELNÁ IZOLACE TRUBEK A TVAROVEK BUDE PŘEVEDENA Z PĚNOVÉHO POLYETYLENU TL 10MM
ZAŘÍZOVACÍ PŘEDMĚTY BUDOU PŘÍPOJENY PŘES ROHOVÉ VENTILY DN12

 Atelier Rubicon s.r.o. Jiráskova 617/17, 470 01 Česká Lipa Tel.: +420602226651 e-mail: info@atelierrubicon.com www.atelierrubicon.com	Projekt MULTIFUNKČNÍ DŮM OHAŘE Č.P.15	Investor OBEČ OHAŘE Ohaře 45 	
	Profese ZTI	Adresa projektu OHAŘE 15	Číslo zakázky 738
Zdroj projektant ING.J.HRONZA	Vypracoval ING.J.HRONZA	Status dok. DPS	Měřítko 1 : 50
Schválil ING.J.HRONZA	Název výkresu ROZVODY VODY, PŮDORYSY A 3D	Č. dok. D.1.4.v1	Aktuální revize Datum 03/2021

25.03.2021 16:26:23